


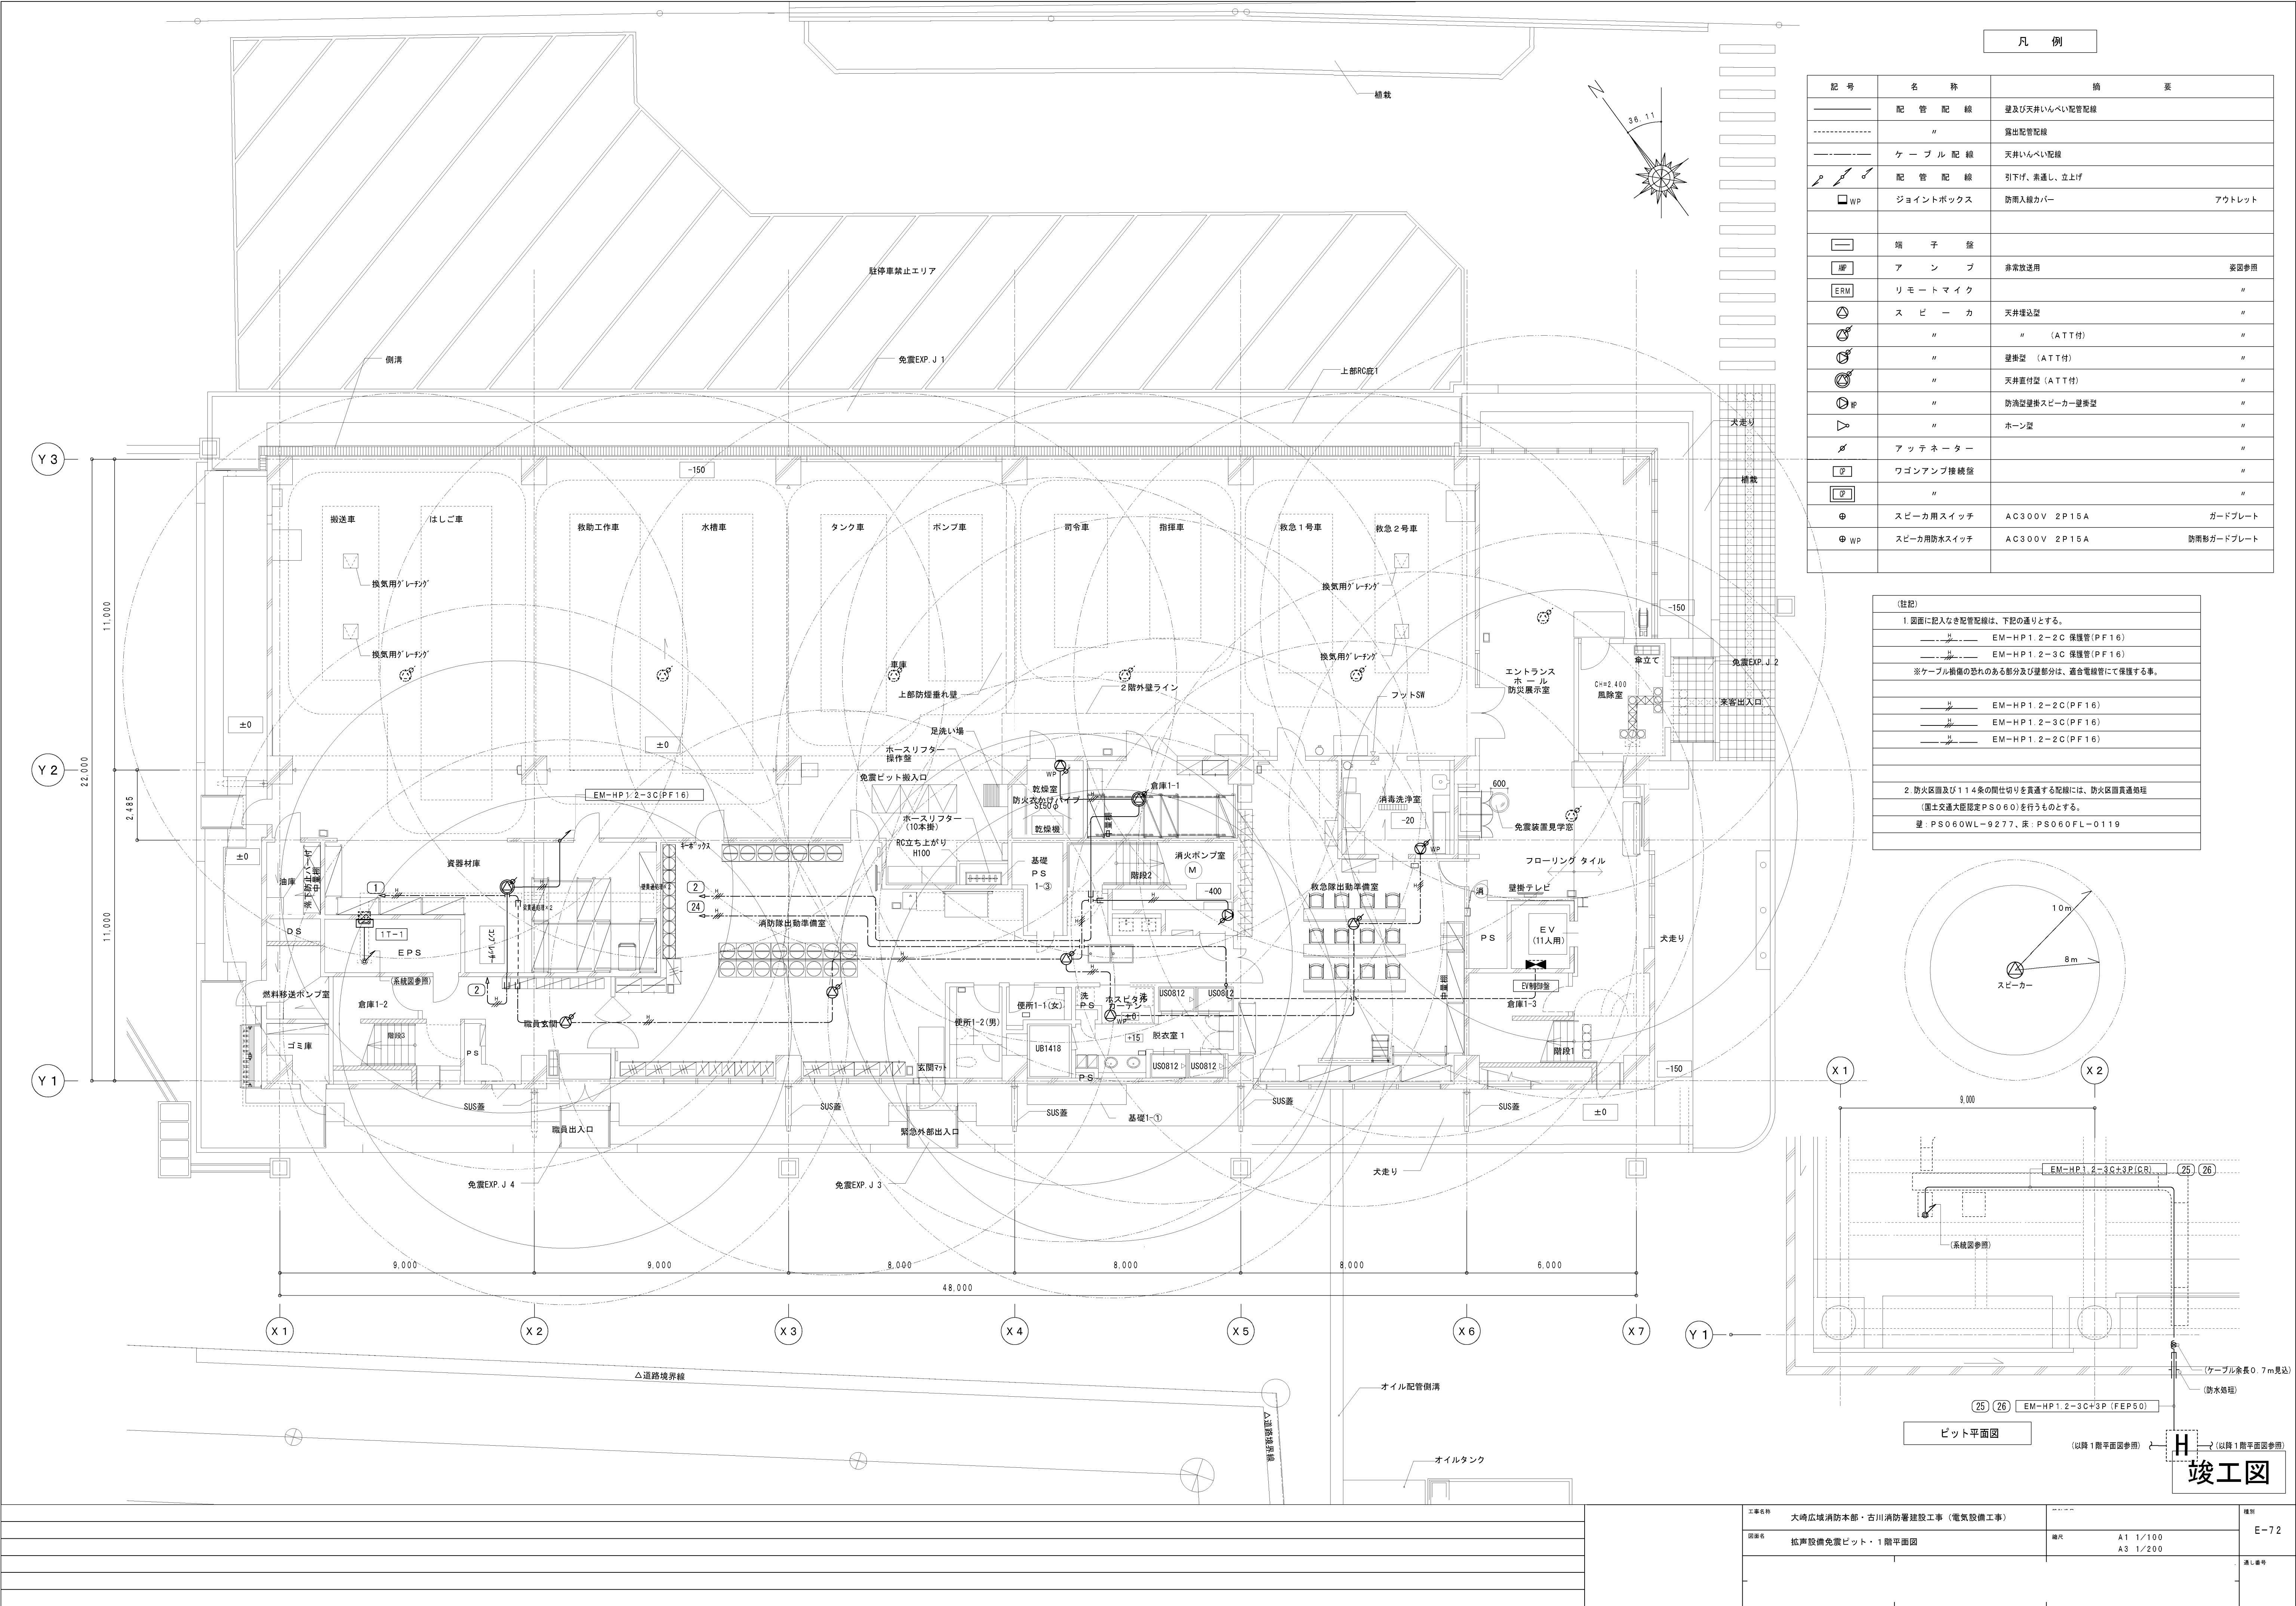

凡 例		
記 号	名 称	摘 要
	配 管 配 線	壁及び天井いんべい配管配線
	"	露出配管配線
	ケ ー ブ ル 配 線	天井いんべい配線
	配 管 配 線	引下げ、素通し、立上げ
	ジョイントボックス	防雨入線カバー アウトレット
	端 子 盤	
	ア ン プ	非常放送用 ※要参照
	リ モ ー ト マ イ ク	"
	ス ピ ー カ	天井埋込型 "
	"	" (ATTT付) "
	"	壁掛型 (ATTT付) "
	"	天井直付型 (ATTT付) "
	"	防滴型壁掛スピーカー壁掛型 "
	"	ホーン型 "
	ア ッ テ ー ナ ー	"
	ワゴンアンプ接続盤	"
	"	"
	スピーカー用スイッチ	AC300V 2P15A ガードプレート
	スピーカー用防水スイッチ	AC300V 2P15A 防雨形ガードプレート

(注記)

1. 図面に記入なき配管配線は、下記の通りとする。

EM-HP1.2-2-C 保護管 (PF16)

EM-HP1.2-3-C 保護管 (PF16)

※ケーブル損傷の恐れのある部分及び建部分は、適合電線管にて保護する事。

EM-HP1.2-2-C (PF16)



EM-HP1.2-3-C (PF16)

EM-HP1.2-2-C (PF16)


2 防火区画及び114条の問仕切りを貫通する配線には、防火区画貫通処理

(国土交通大臣認定PS060)を行うものとする。

壁：PS060WL-9277、床：PS060FL-0119

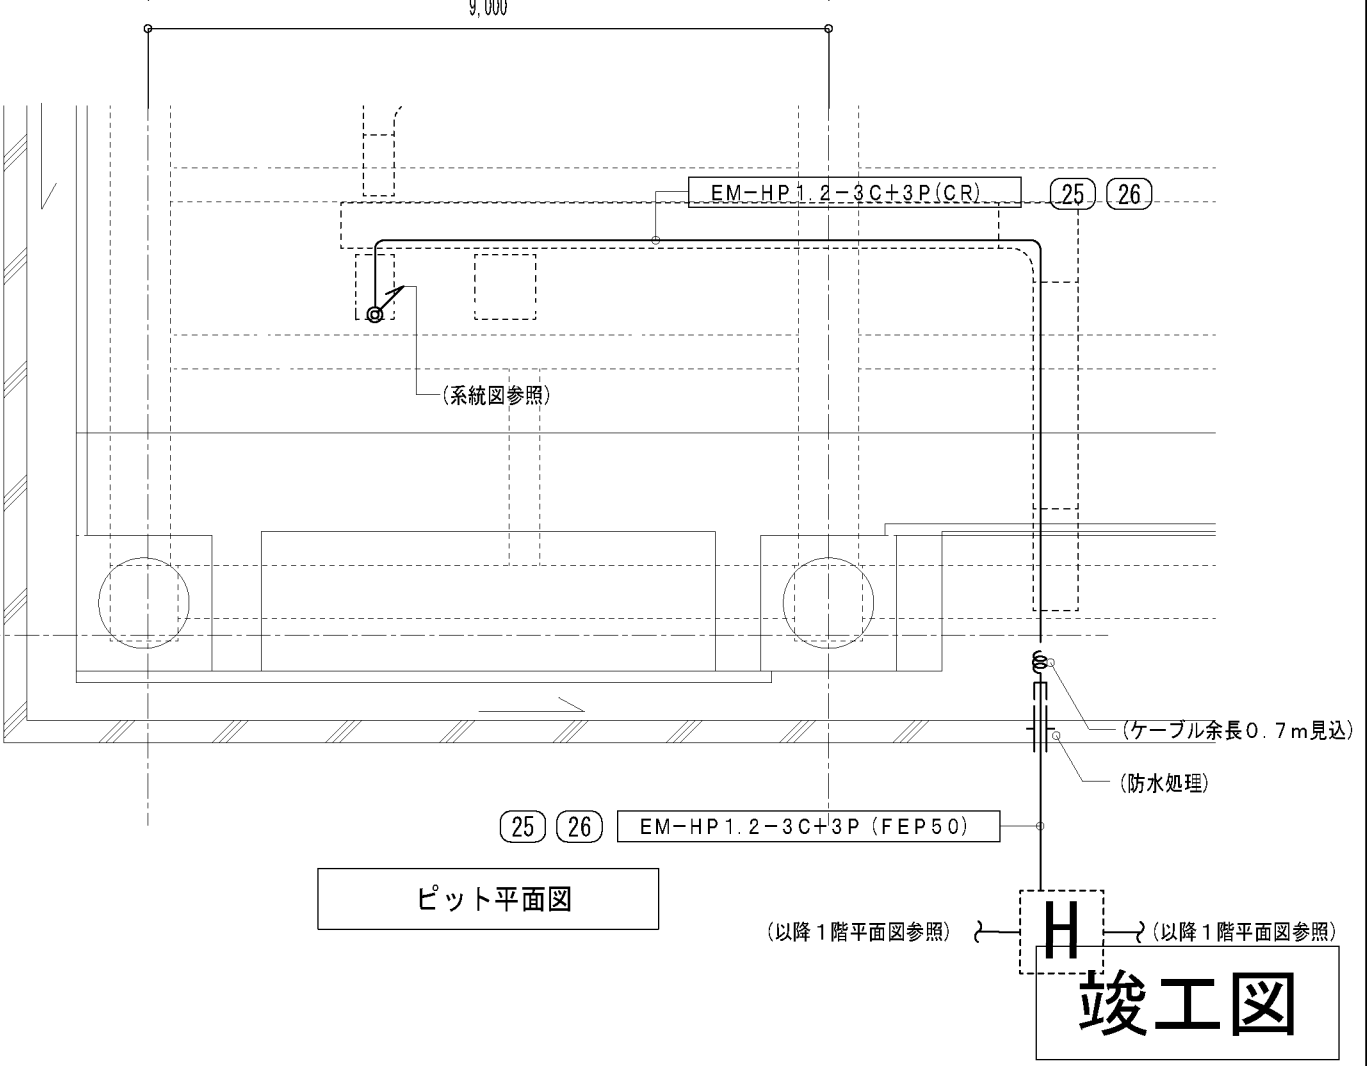
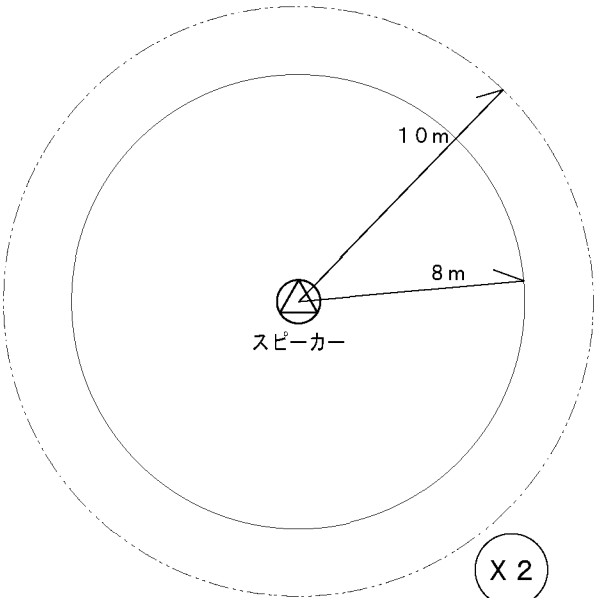


工事名称		大崎広域消防本部・古川消防署建設工事 (電気設備工事)	図名	拡張設備 免震ビット・1階平面図	縮尺	A1 1/100 A3 1/200	図号	E-72
図名		拡張設備 免震ビット・1階平面図	縮尺					図号
図号		拡張設備 免震ビット・1階平面図	縮尺					図号
縮尺		拡張設備 免震ビット・1階平面図	縮尺					図号
図号		拡張設備 免震ビット・1階平面図	縮尺					図号

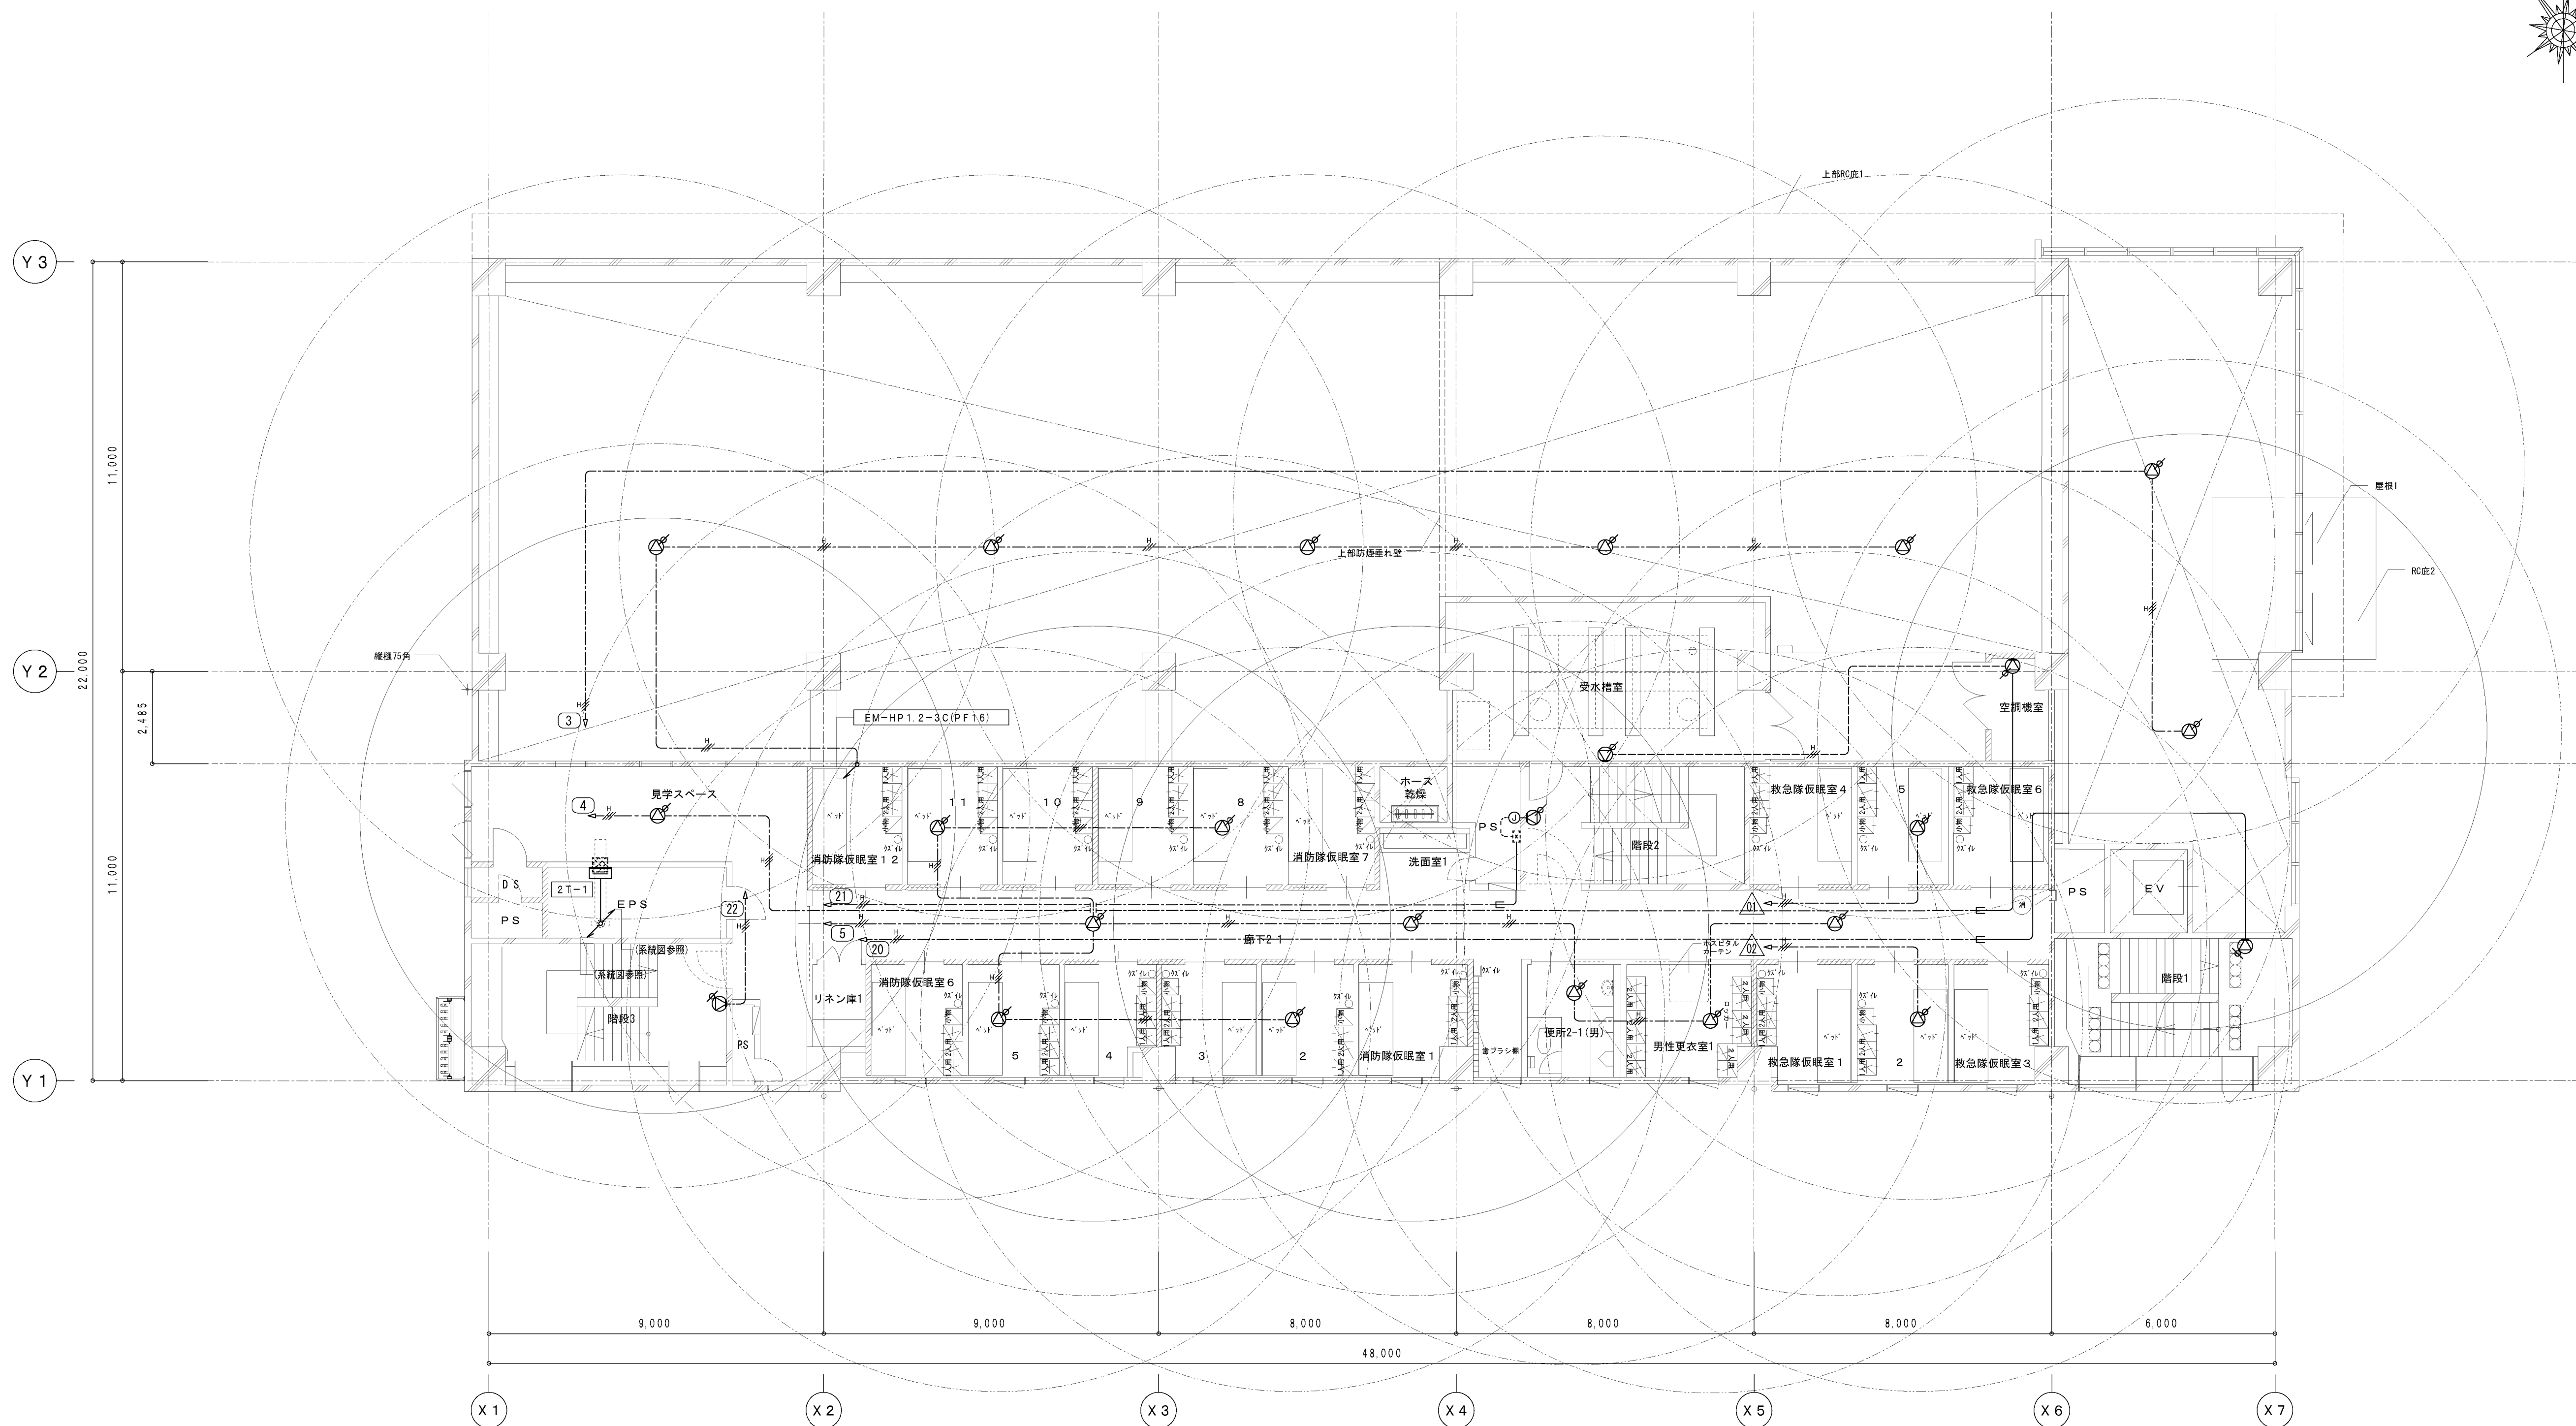


	種別
	E-7

	工事名称	大崎広域消防本部・古川消防署建設工事（電気設備工事）		種別 E-73
	図面名	拡声設備２階平面図	縮尺 A1 1/100 A3 1/200	
				通し番号

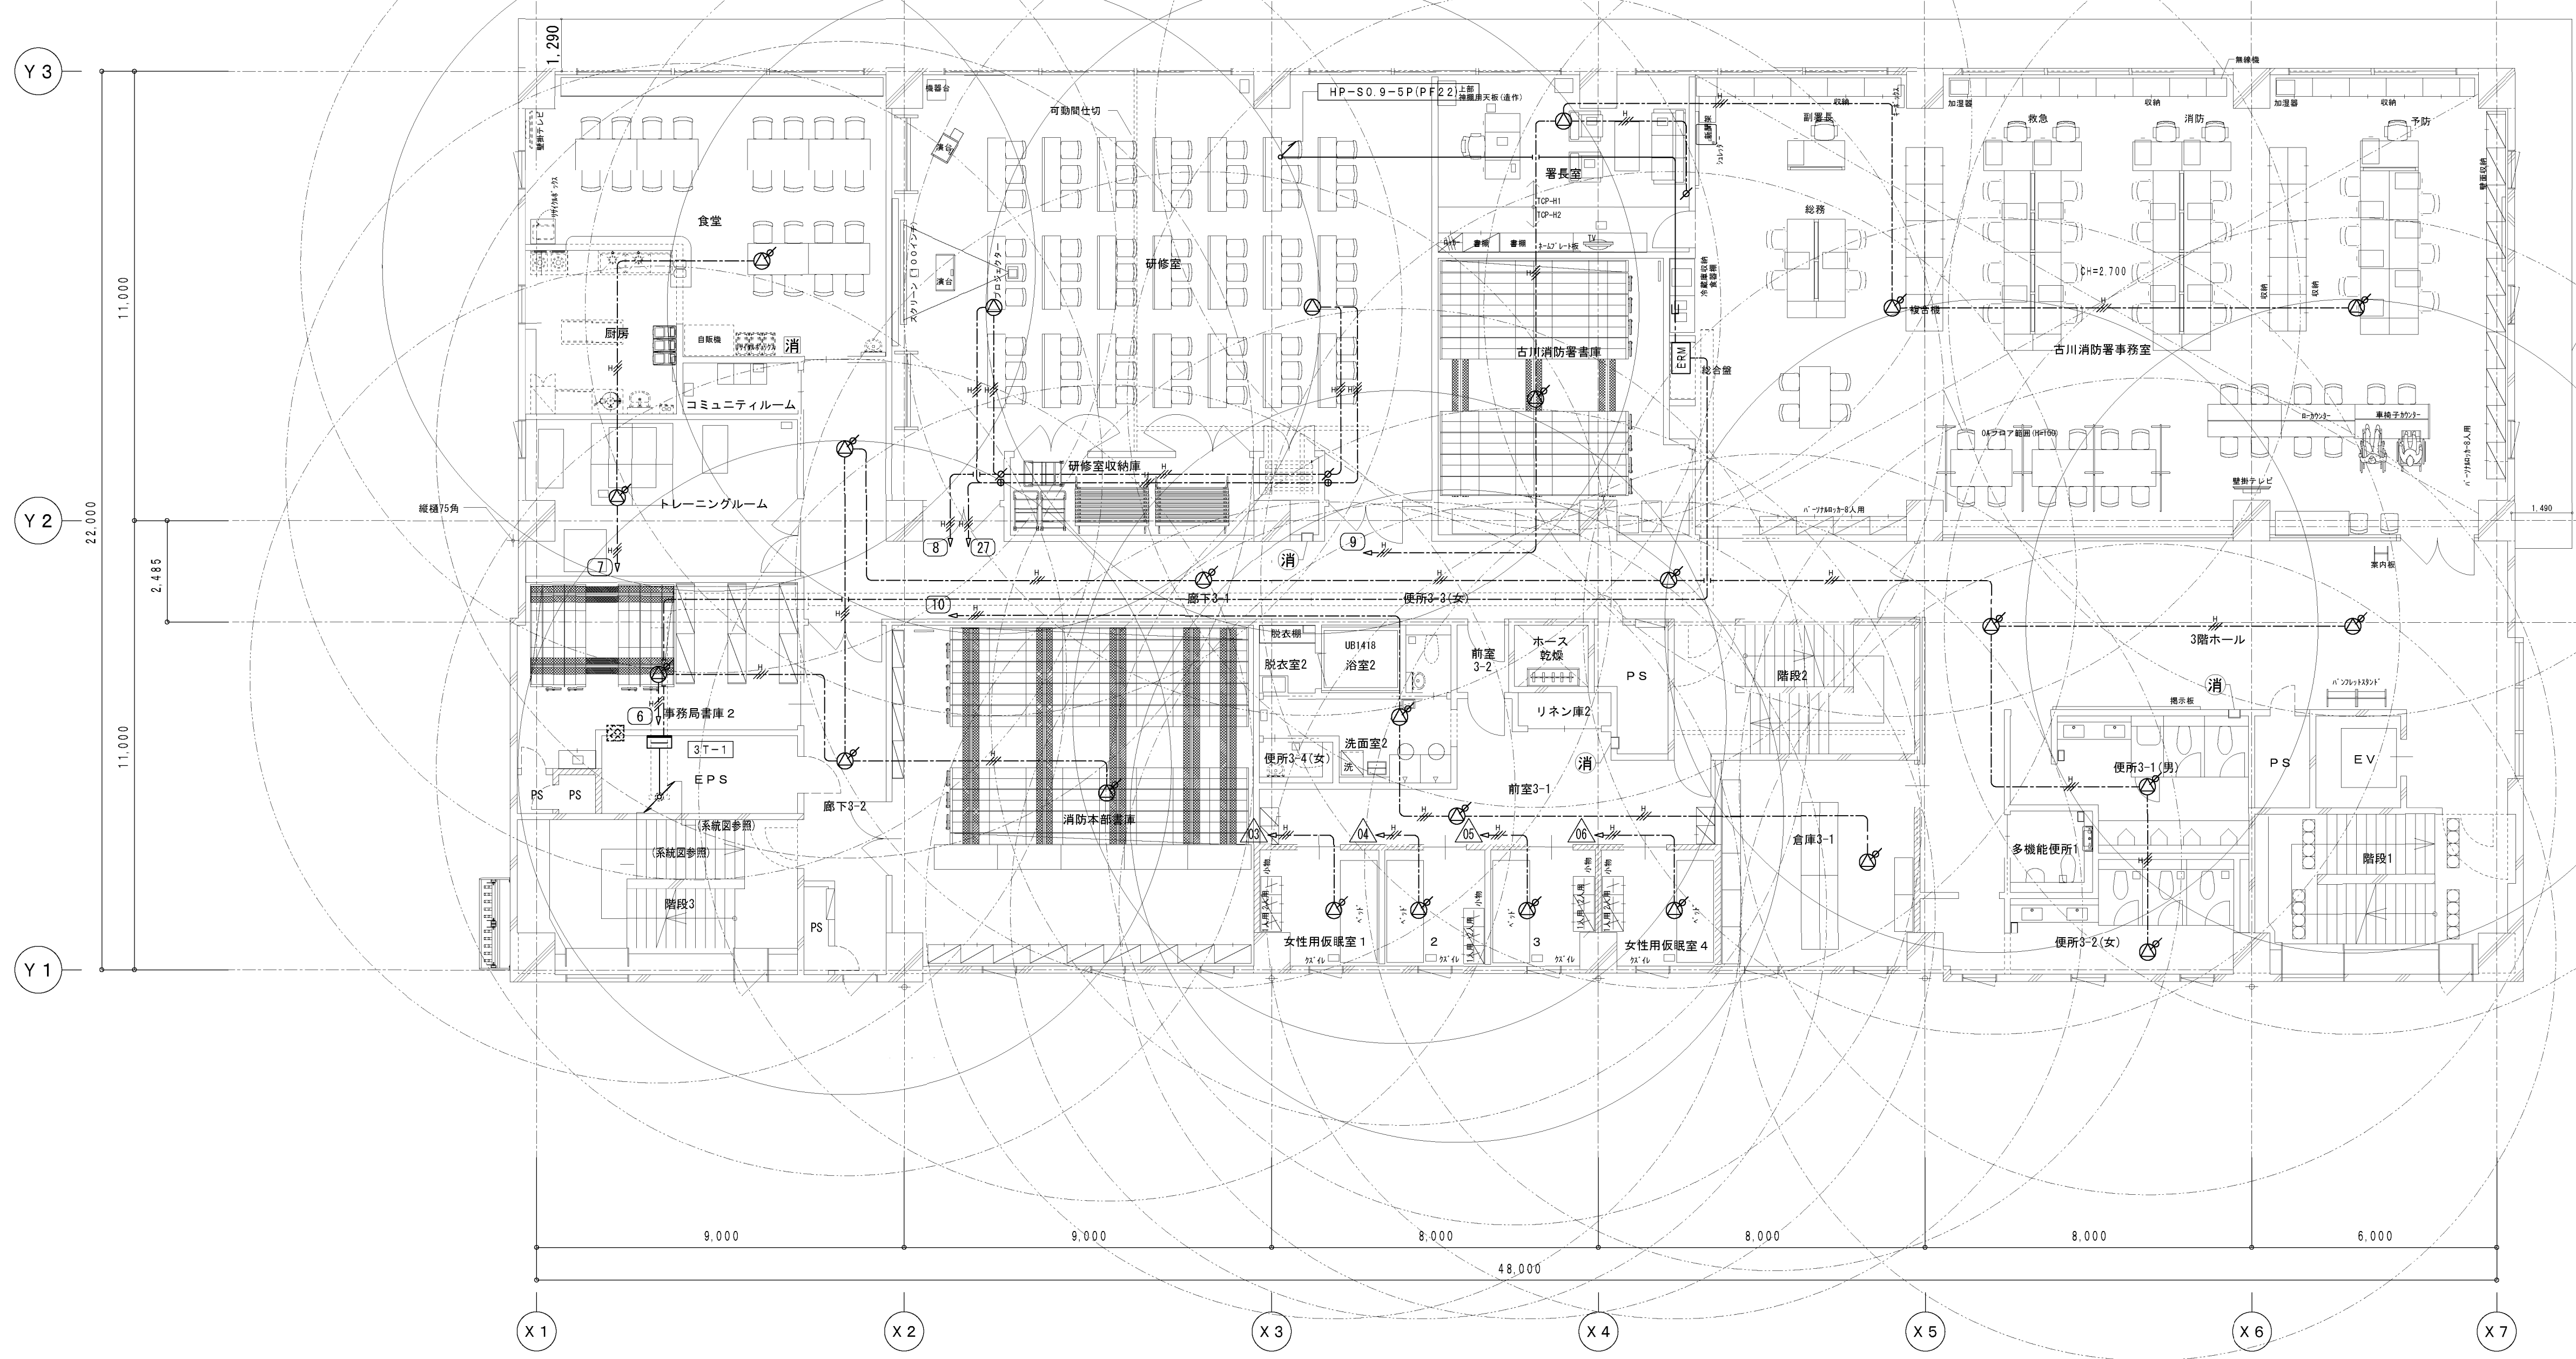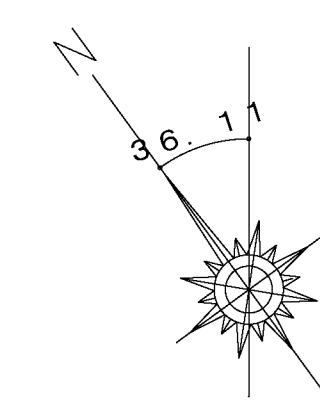


		工事名称	大崎広域消防本部・古川消防署建設工事（電気設備工事）		種別	
		図面名	拡声設備 3 階平面図			
			縮尺	A 1 1/100 A 3 1/200	E-74	
						通し番号


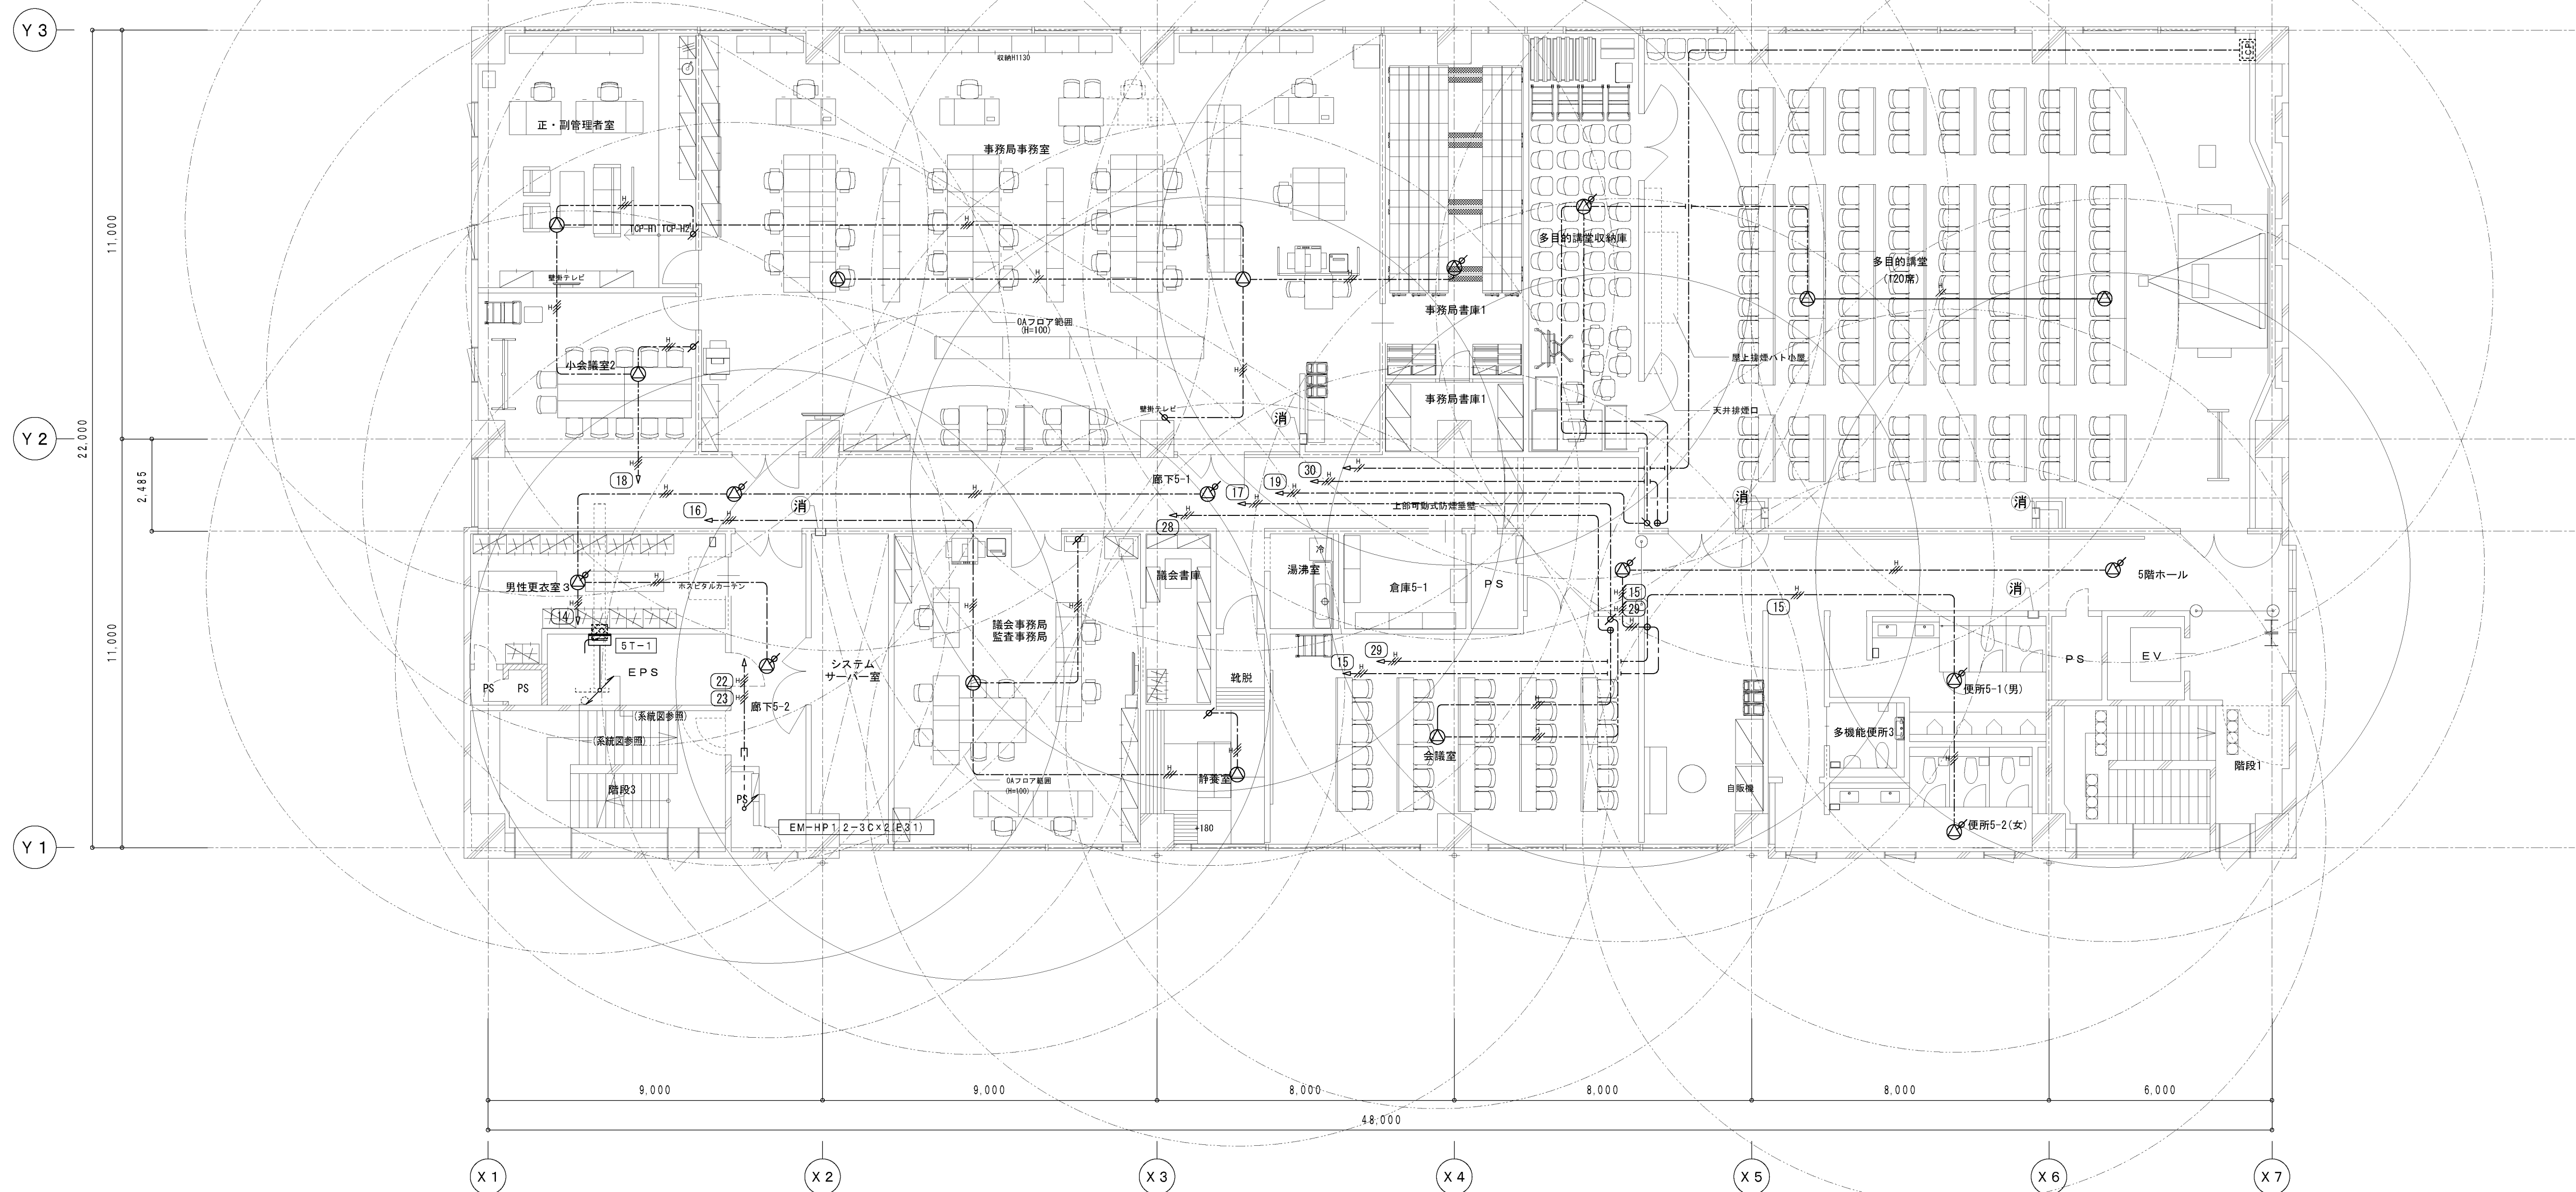


	種別
	E-76

		工事名称	大崎広域消防本部・古川消防署建設工事（電気設備工事）		種別
		図面名	拡声設備 5 階平面図	縮尺 A1 1/100 A3 1/200	E-76
					通し番号

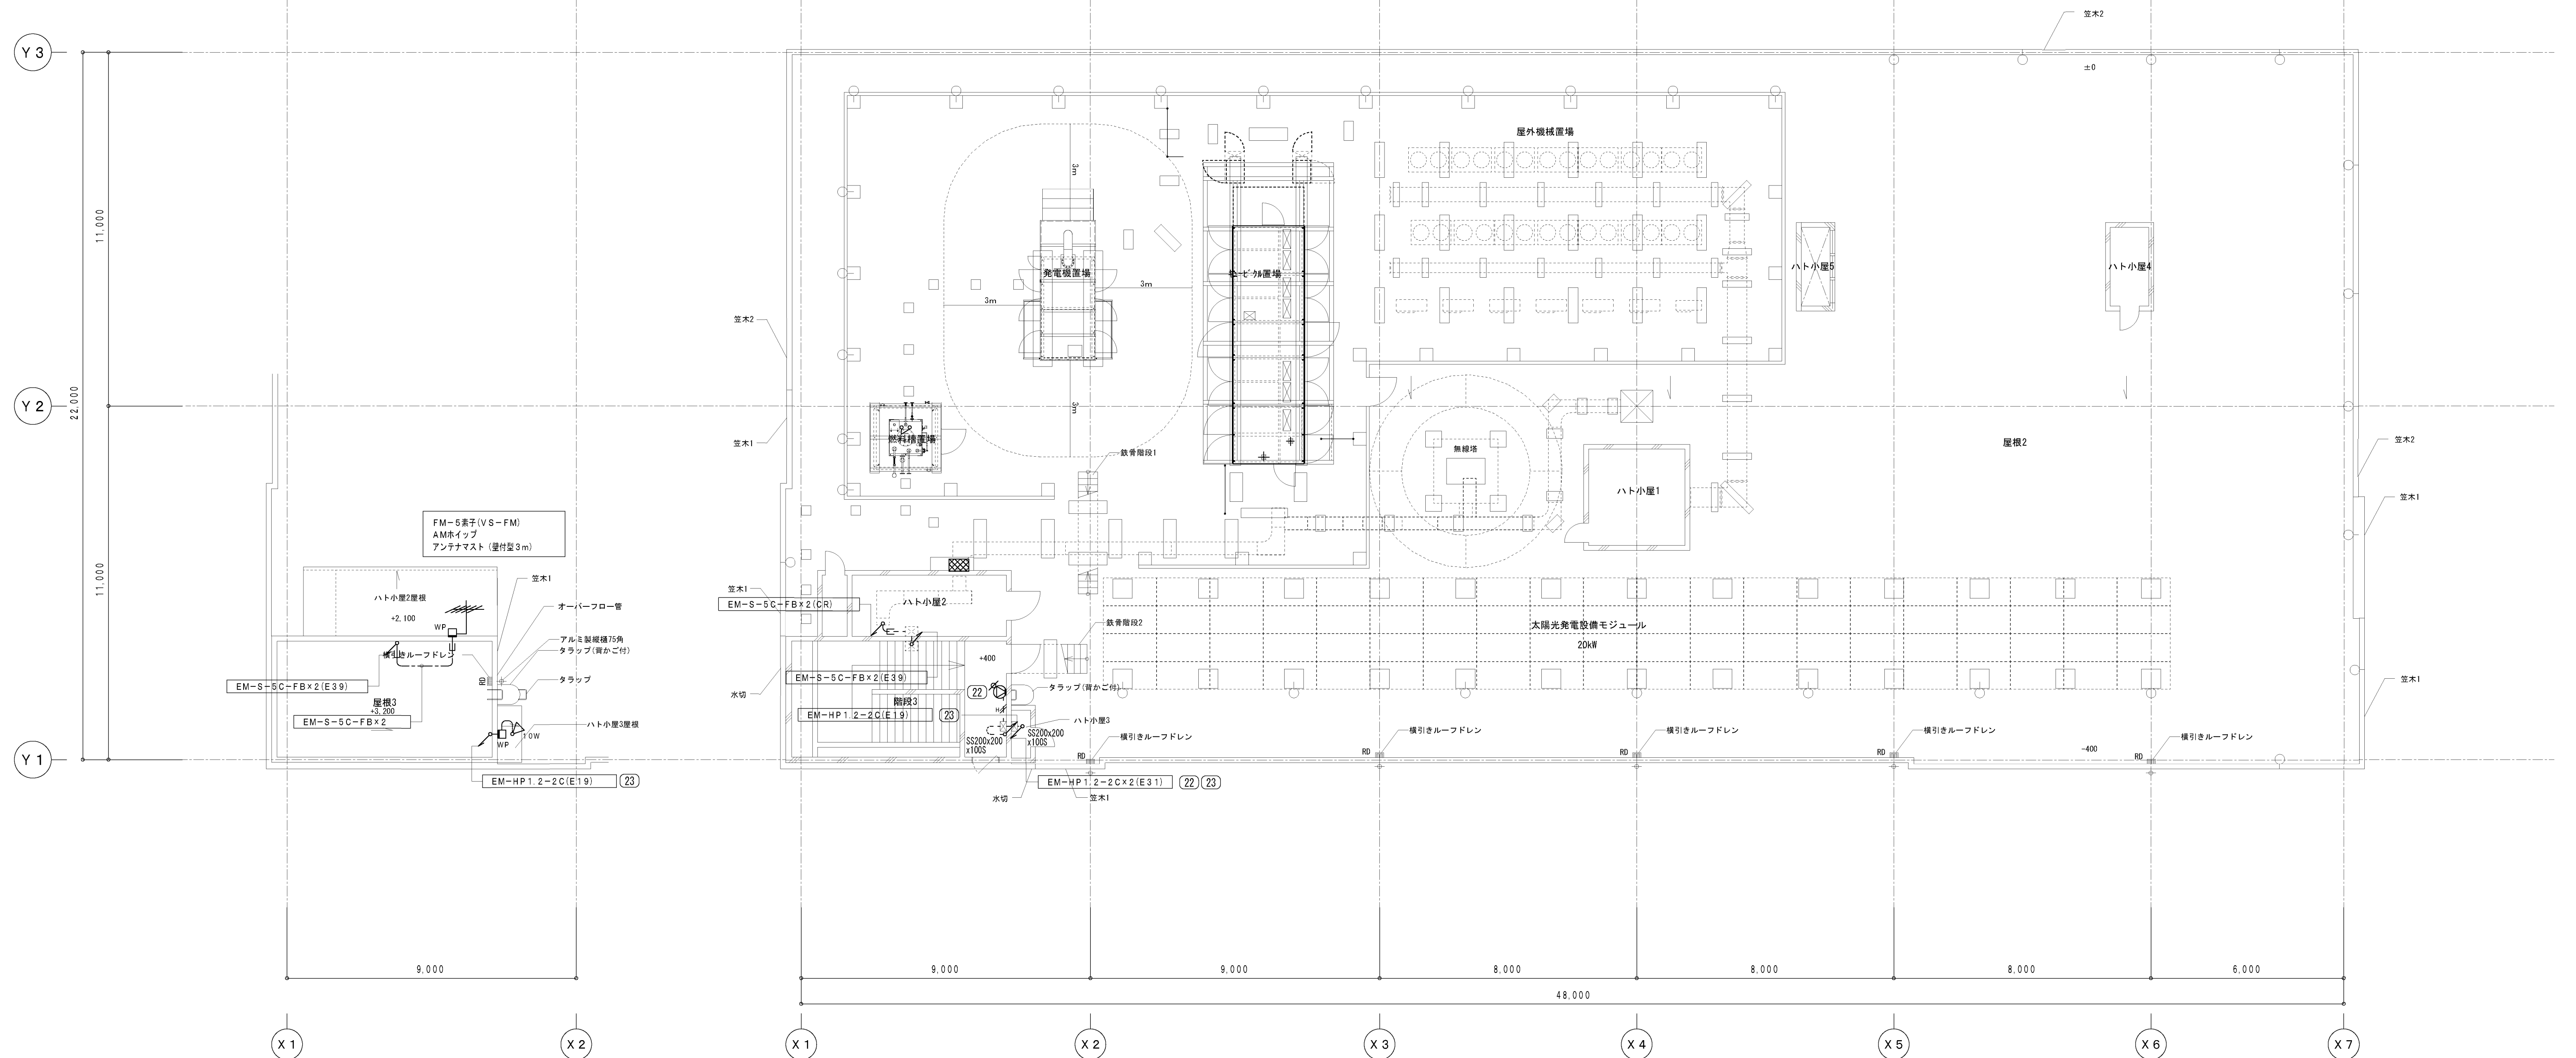


	種別
	E-77
	通し番号

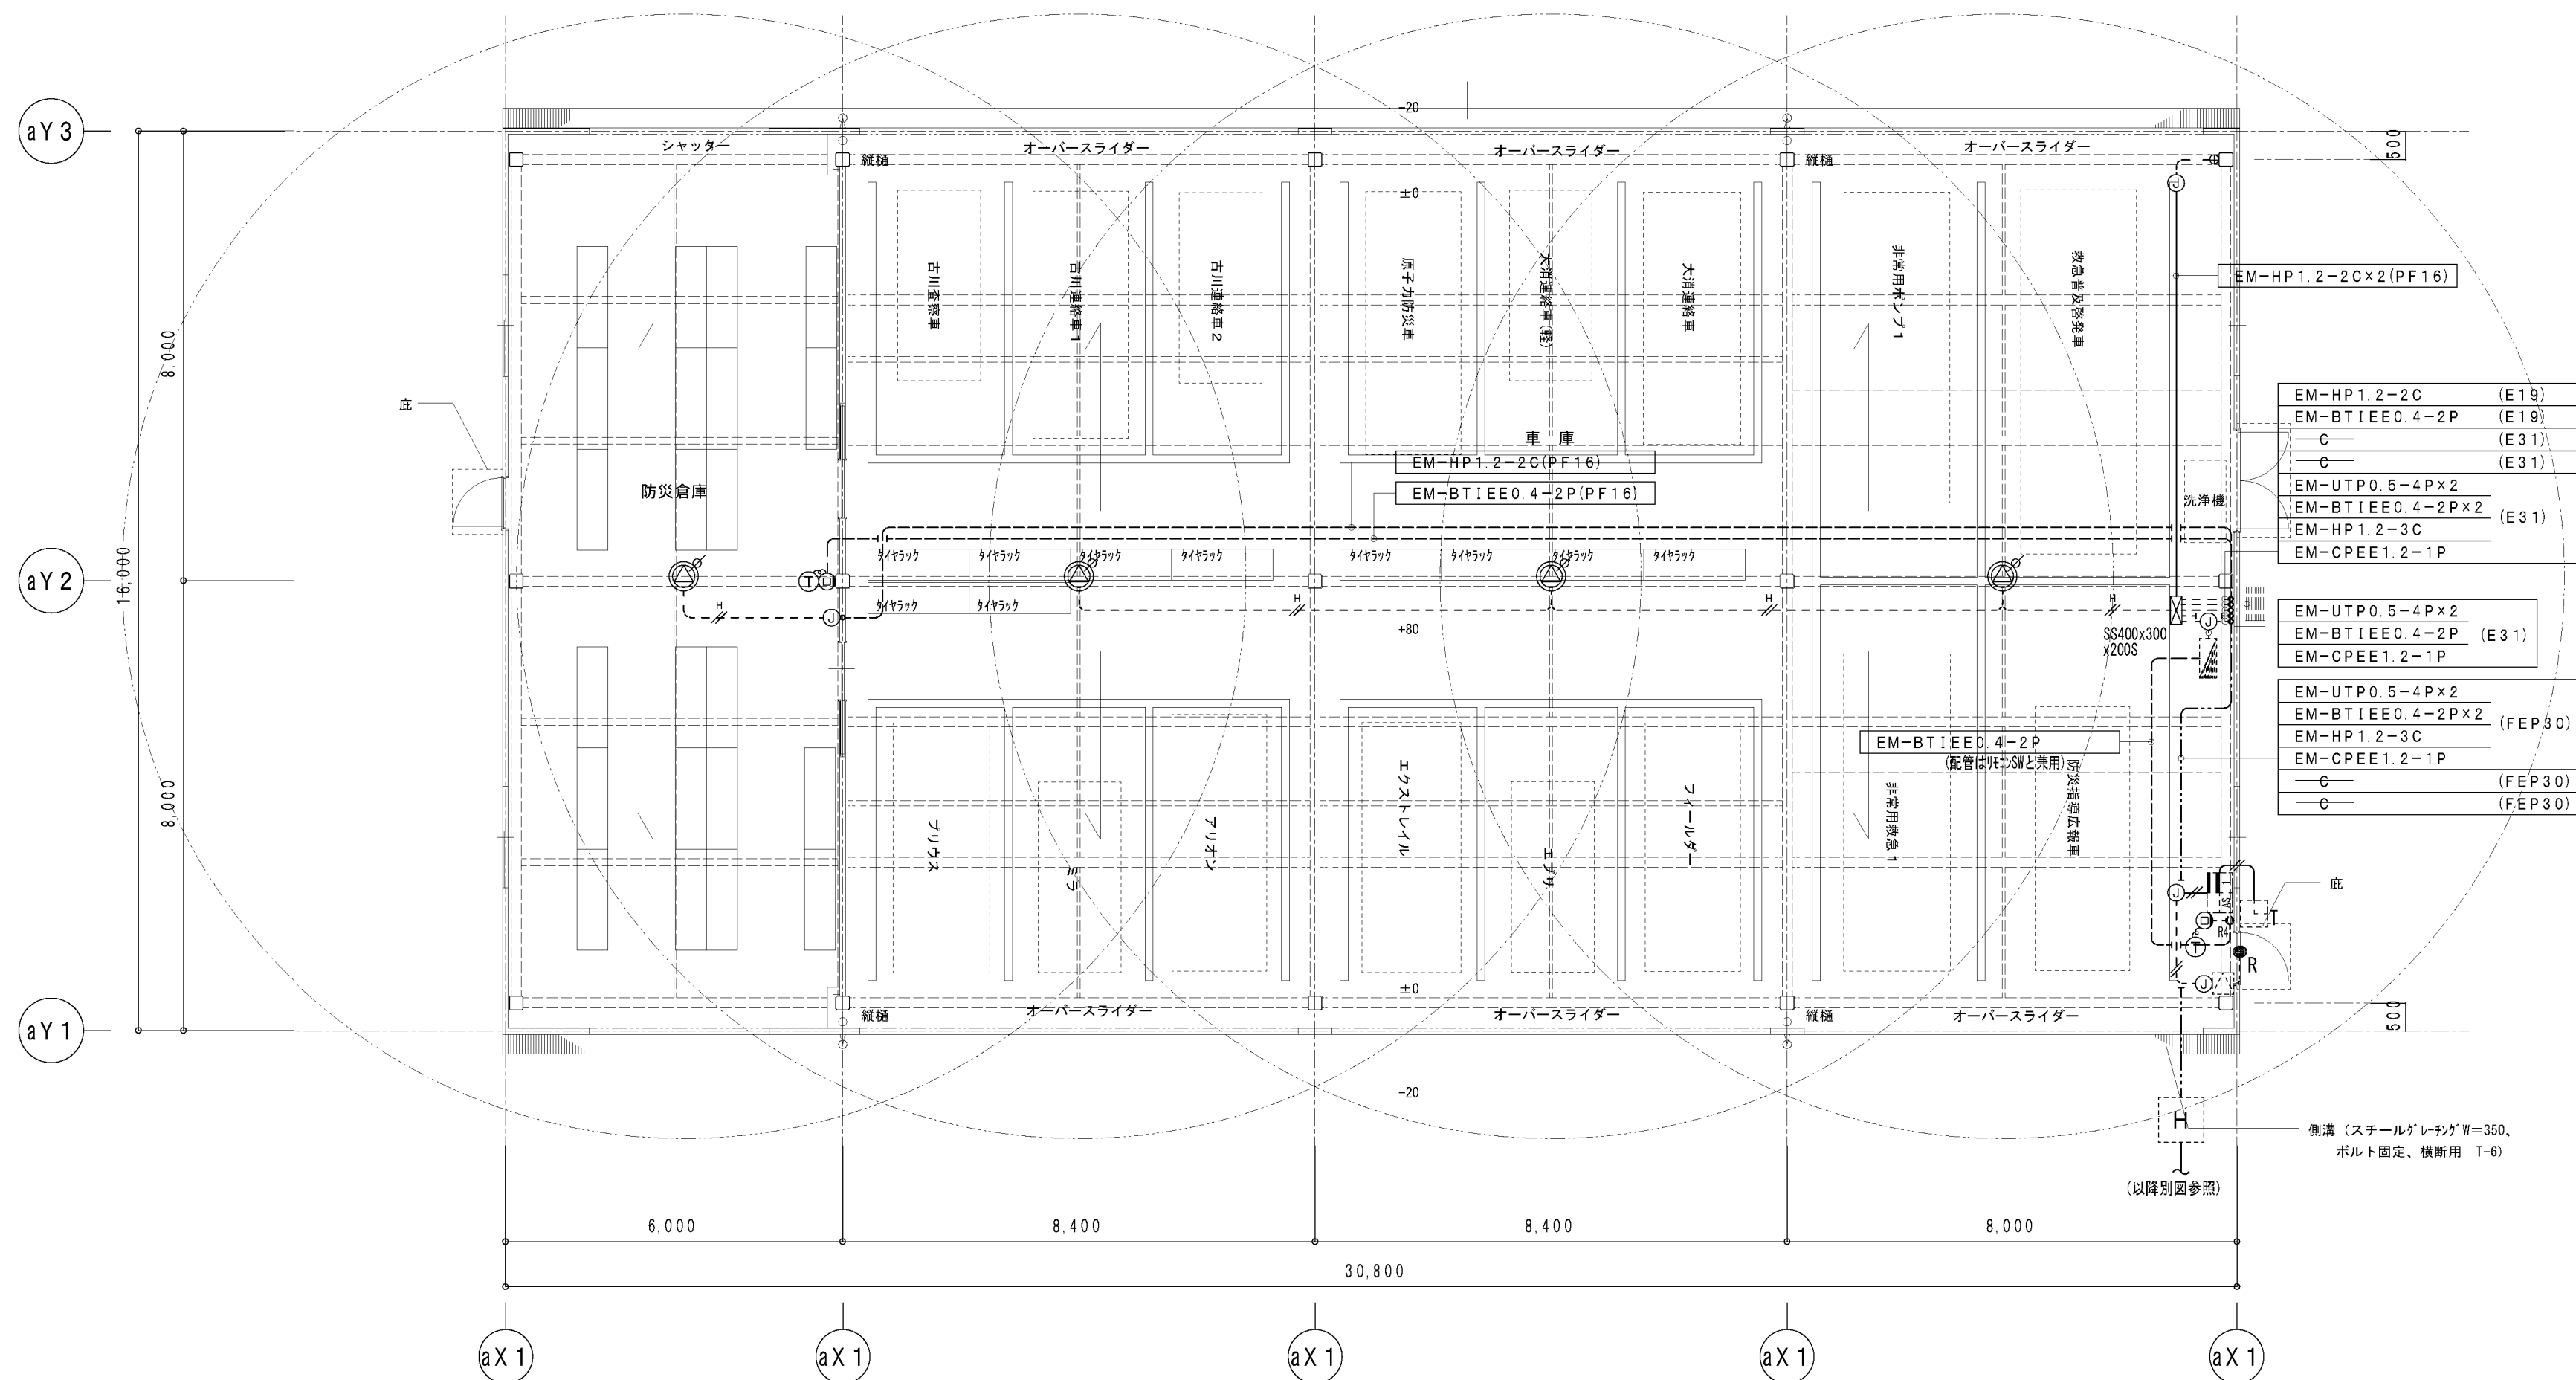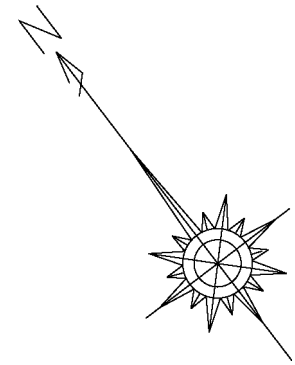

凡 例


記 号	名 称	備 考
---	配 管 配 線	露出配管配線
---	配 管 配 線	床いんべい配管
---	配 管 配 線	壁いんべい配管
---	"	地中埋設配管配線
☒	ブル ボ ッ ク ス	サイズ検記による
④	ジョイントボックス	露出丸型
⊙	ス ピ ー カ	天井直付型 (ATT付) ※図参照
⊕	スピーカ用スイッチ	AC300V 2P15A 金属プレート
ASB	電 気 錠 操 作 盤	他機器シンボルは入室管理 (電気錠) 設備機器参考図参照
T	テンキー制御機	他機器シンボルは入室管理 (電気錠) 設備機器参考図参照
2	2線変換アダプタ	他機器シンボルは入室管理 (電気錠) 設備機器参考図参照
R	通電時制御型電気錠	他機器シンボルは入室管理 (電気錠) 設備機器参考図参照
H	ハ ン ド ホ ー ル	サイズ・型式検記

竣工図

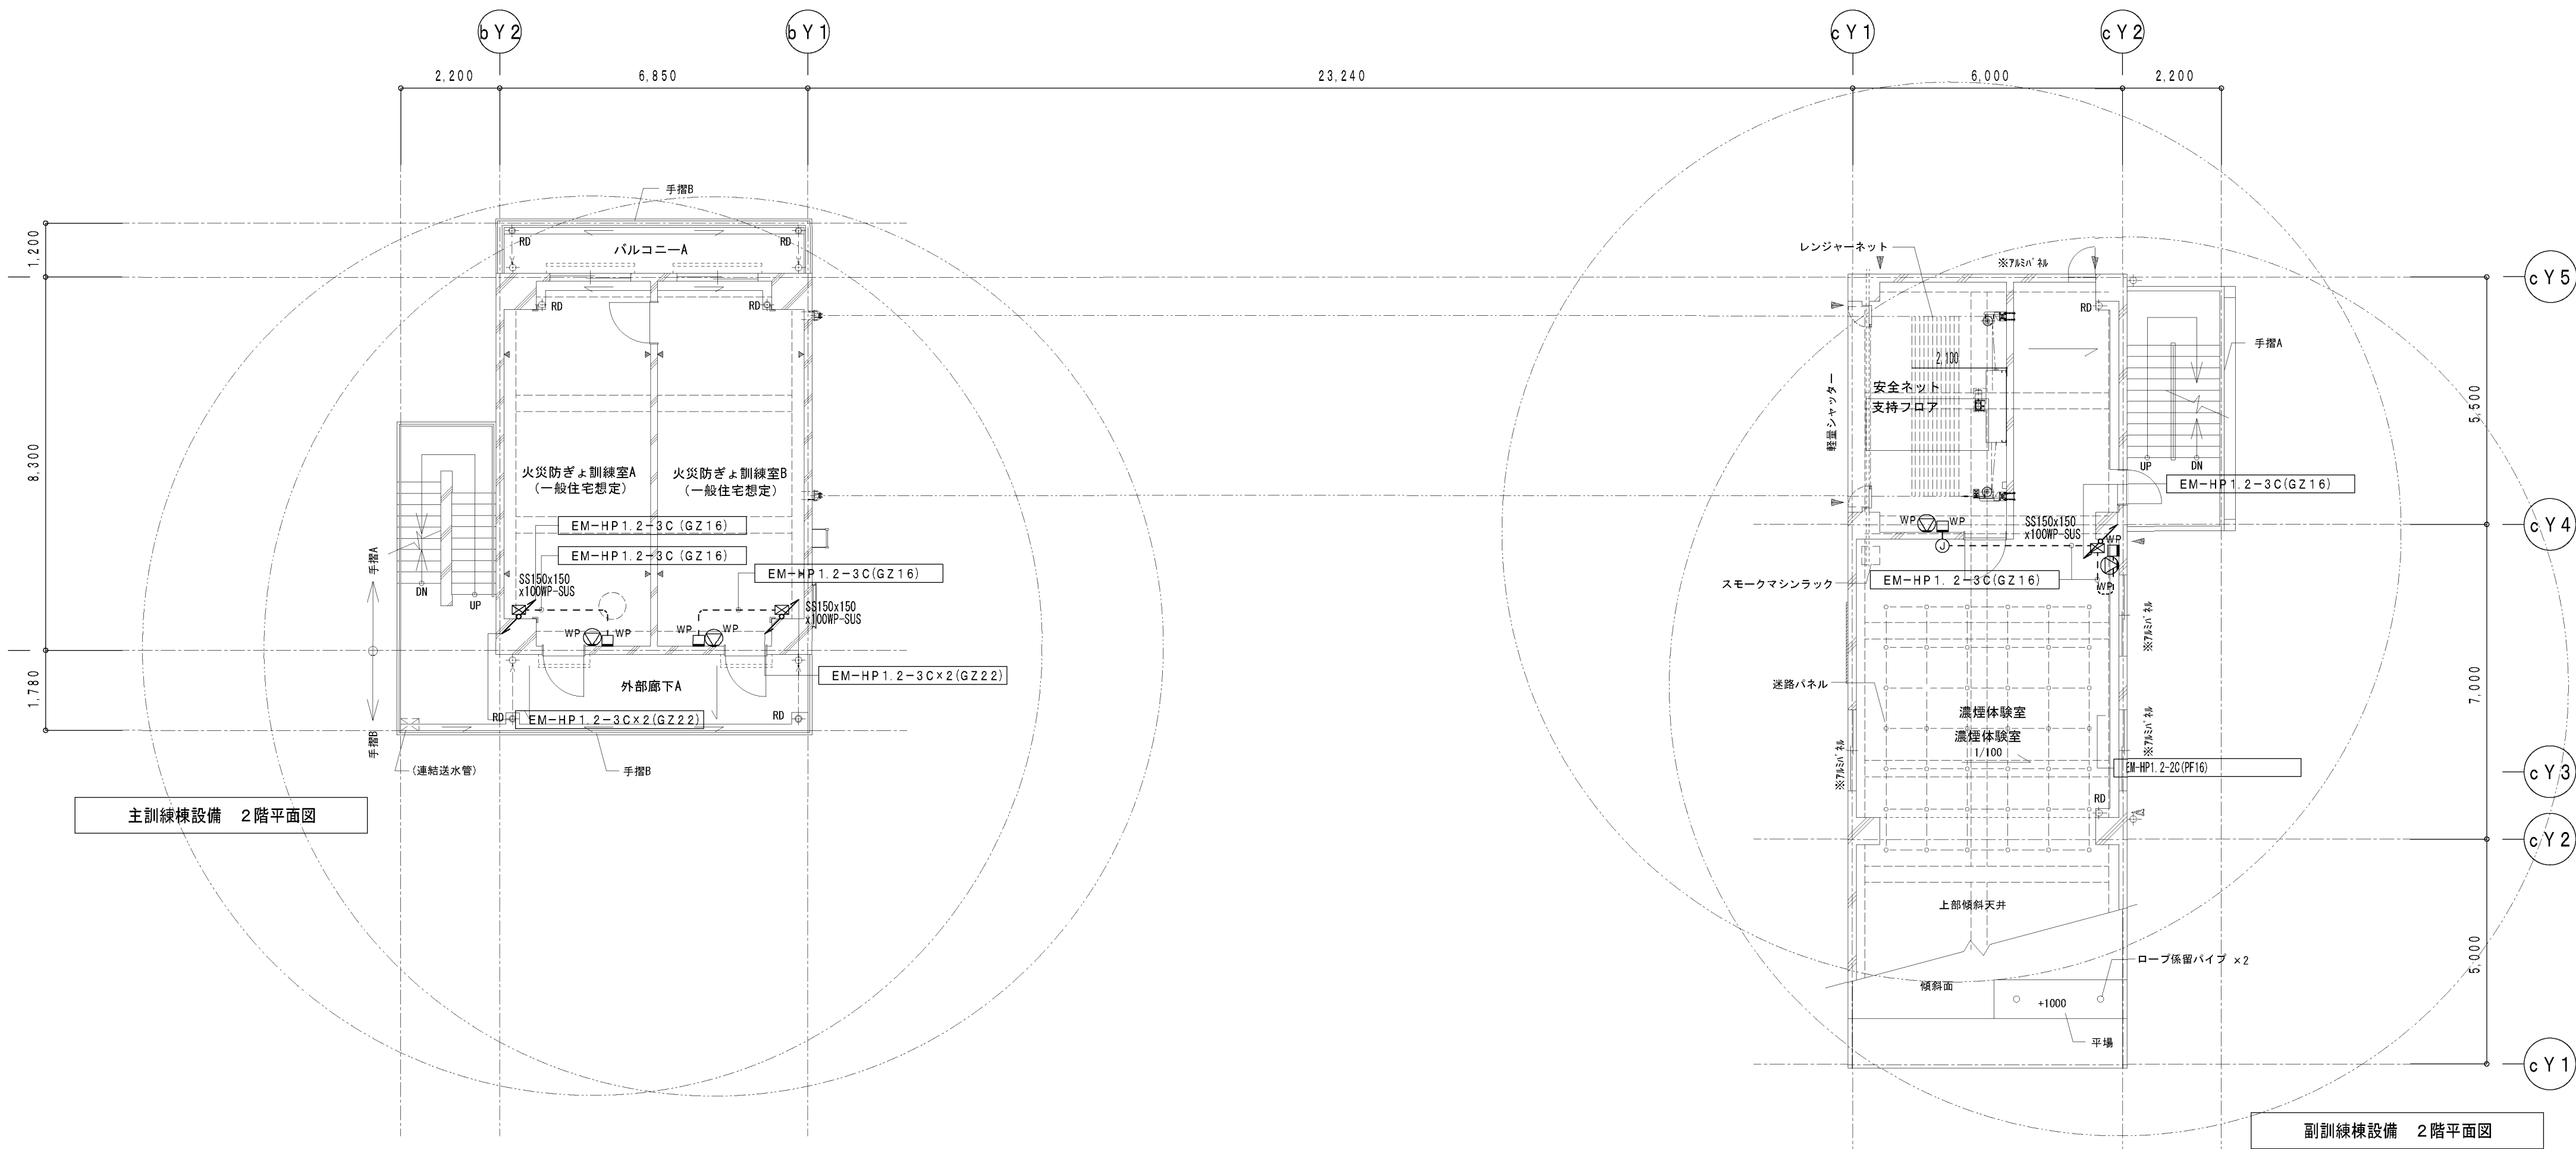


凡 例

記 号	名 称	摘 要
—	配 管 配 線	壁及び天井いんべい配管配線
---	"	露出配管配線
---	"	地中埋設配管配線
☒	ブ ル ボ ッ ク ス	サイズ表記による
WP	ジョイントボックス	防雨入線カバー アウトレット
HP	ス ピ ー カ	防滴型壁掛スピーカー
▷	"	ホーン型
⊕ WP	スピーカ用防水スイッチ	AC300V 2P15A 防雨影ガードプレート
H	ハ ン ド ホ ー ル	サイズ・型式表記
■	地 中 線 埋 設 標	コンクリート製

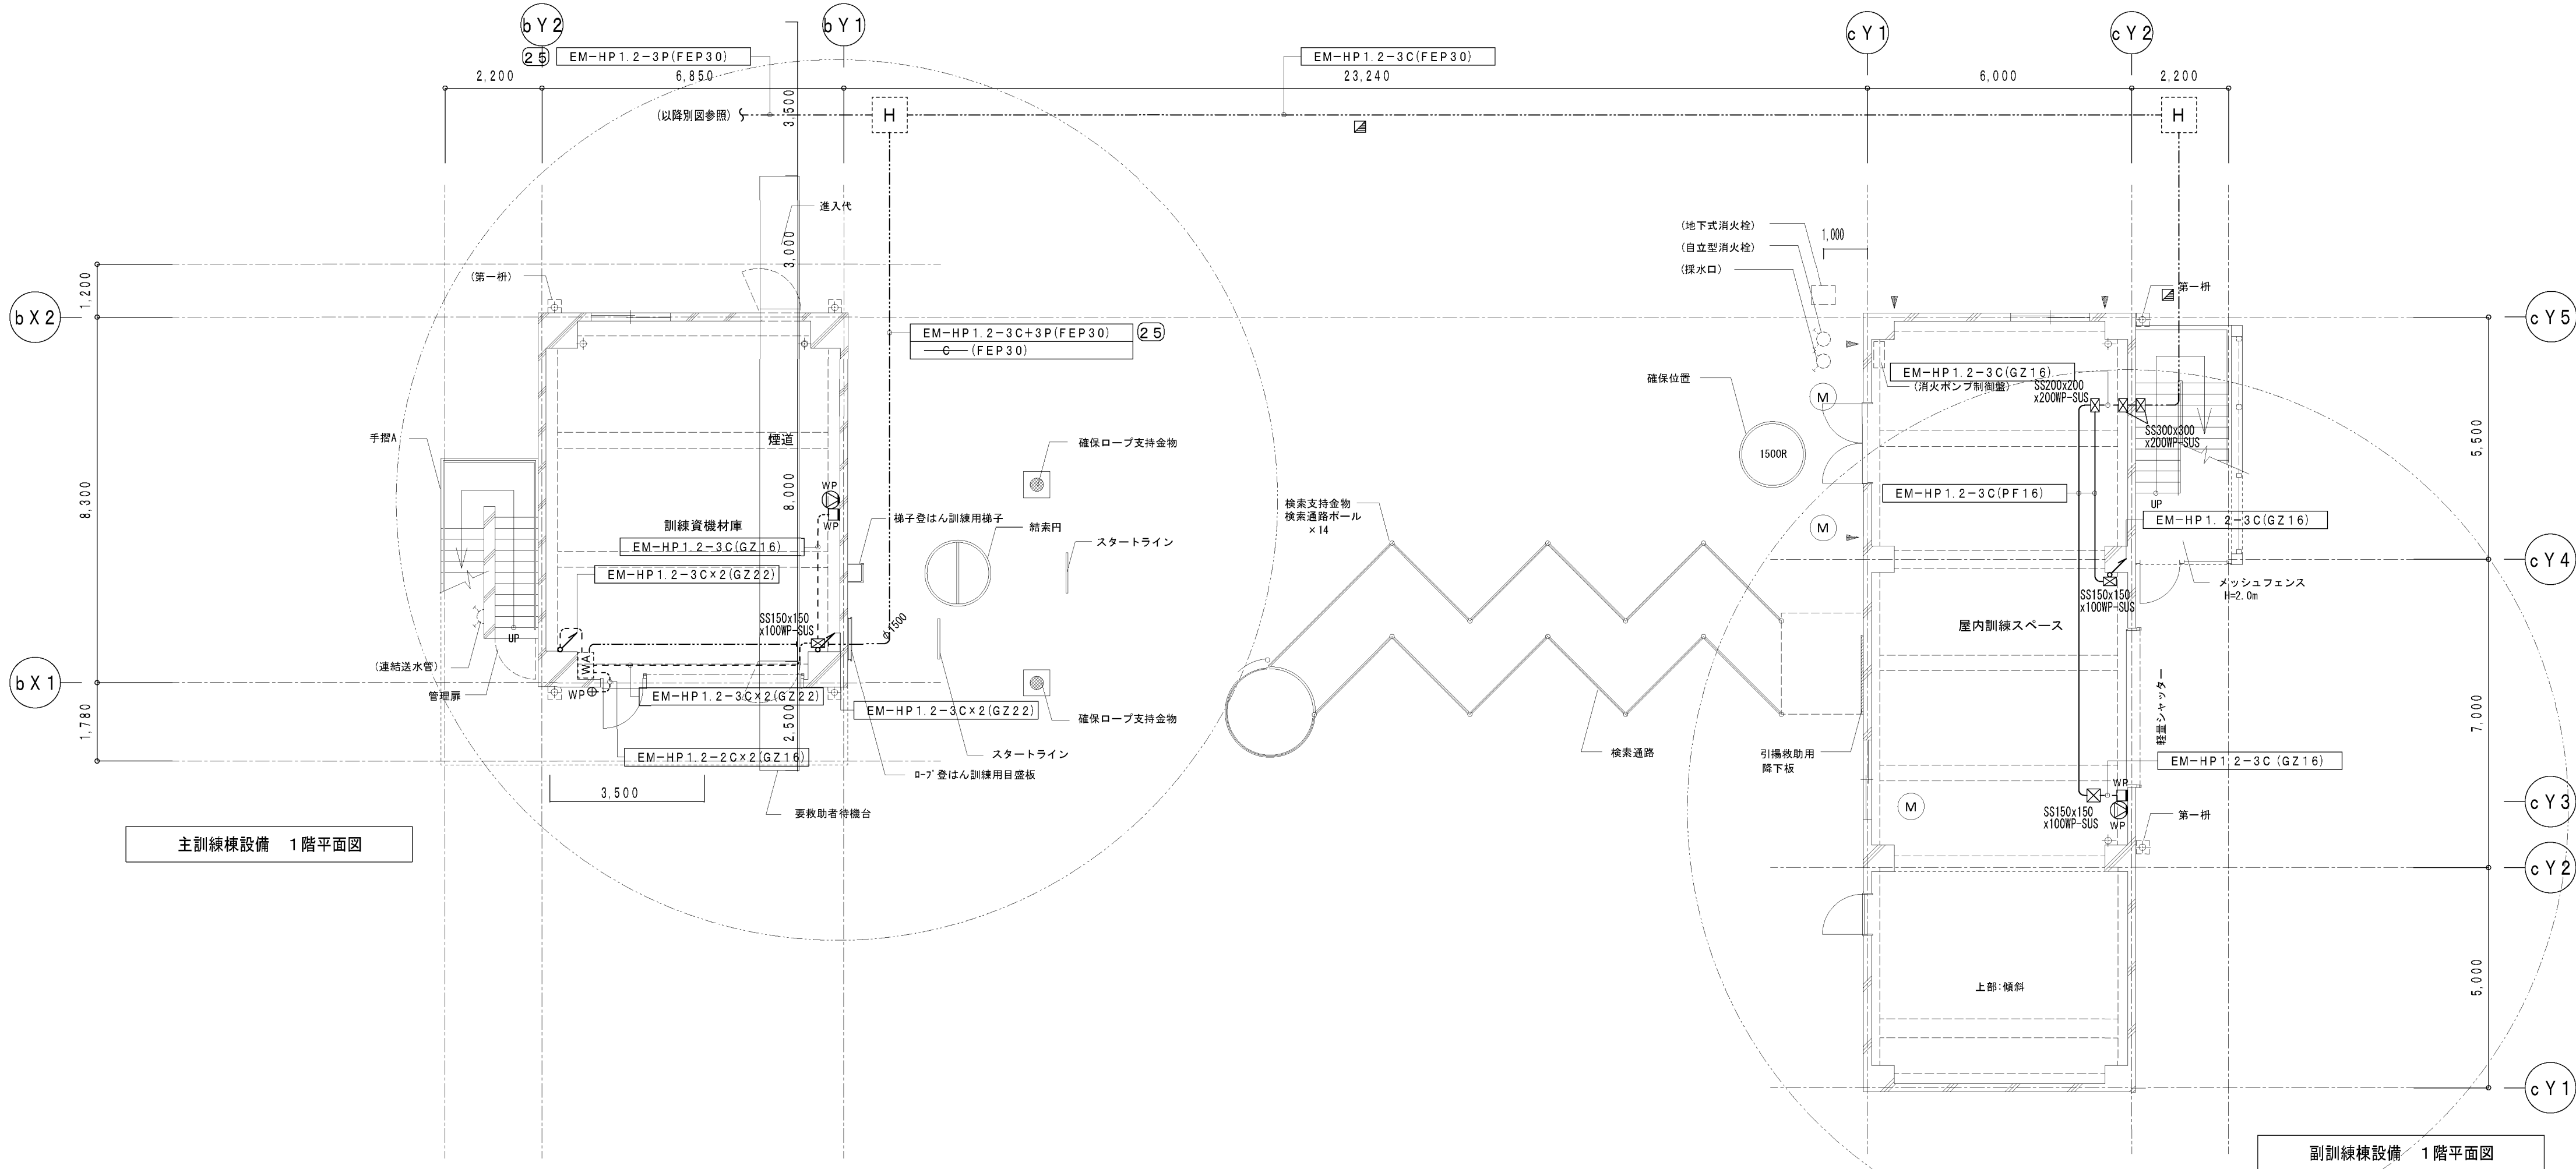

竣工図

工事名称	大崎広域消防本部・古川消防署建設工事（電気設備工事）	種別	E-104
図面名	訓練棟1・2階 拡声設備平面図	縮尺	A1 1/100 A3 1/200
		通し番号	

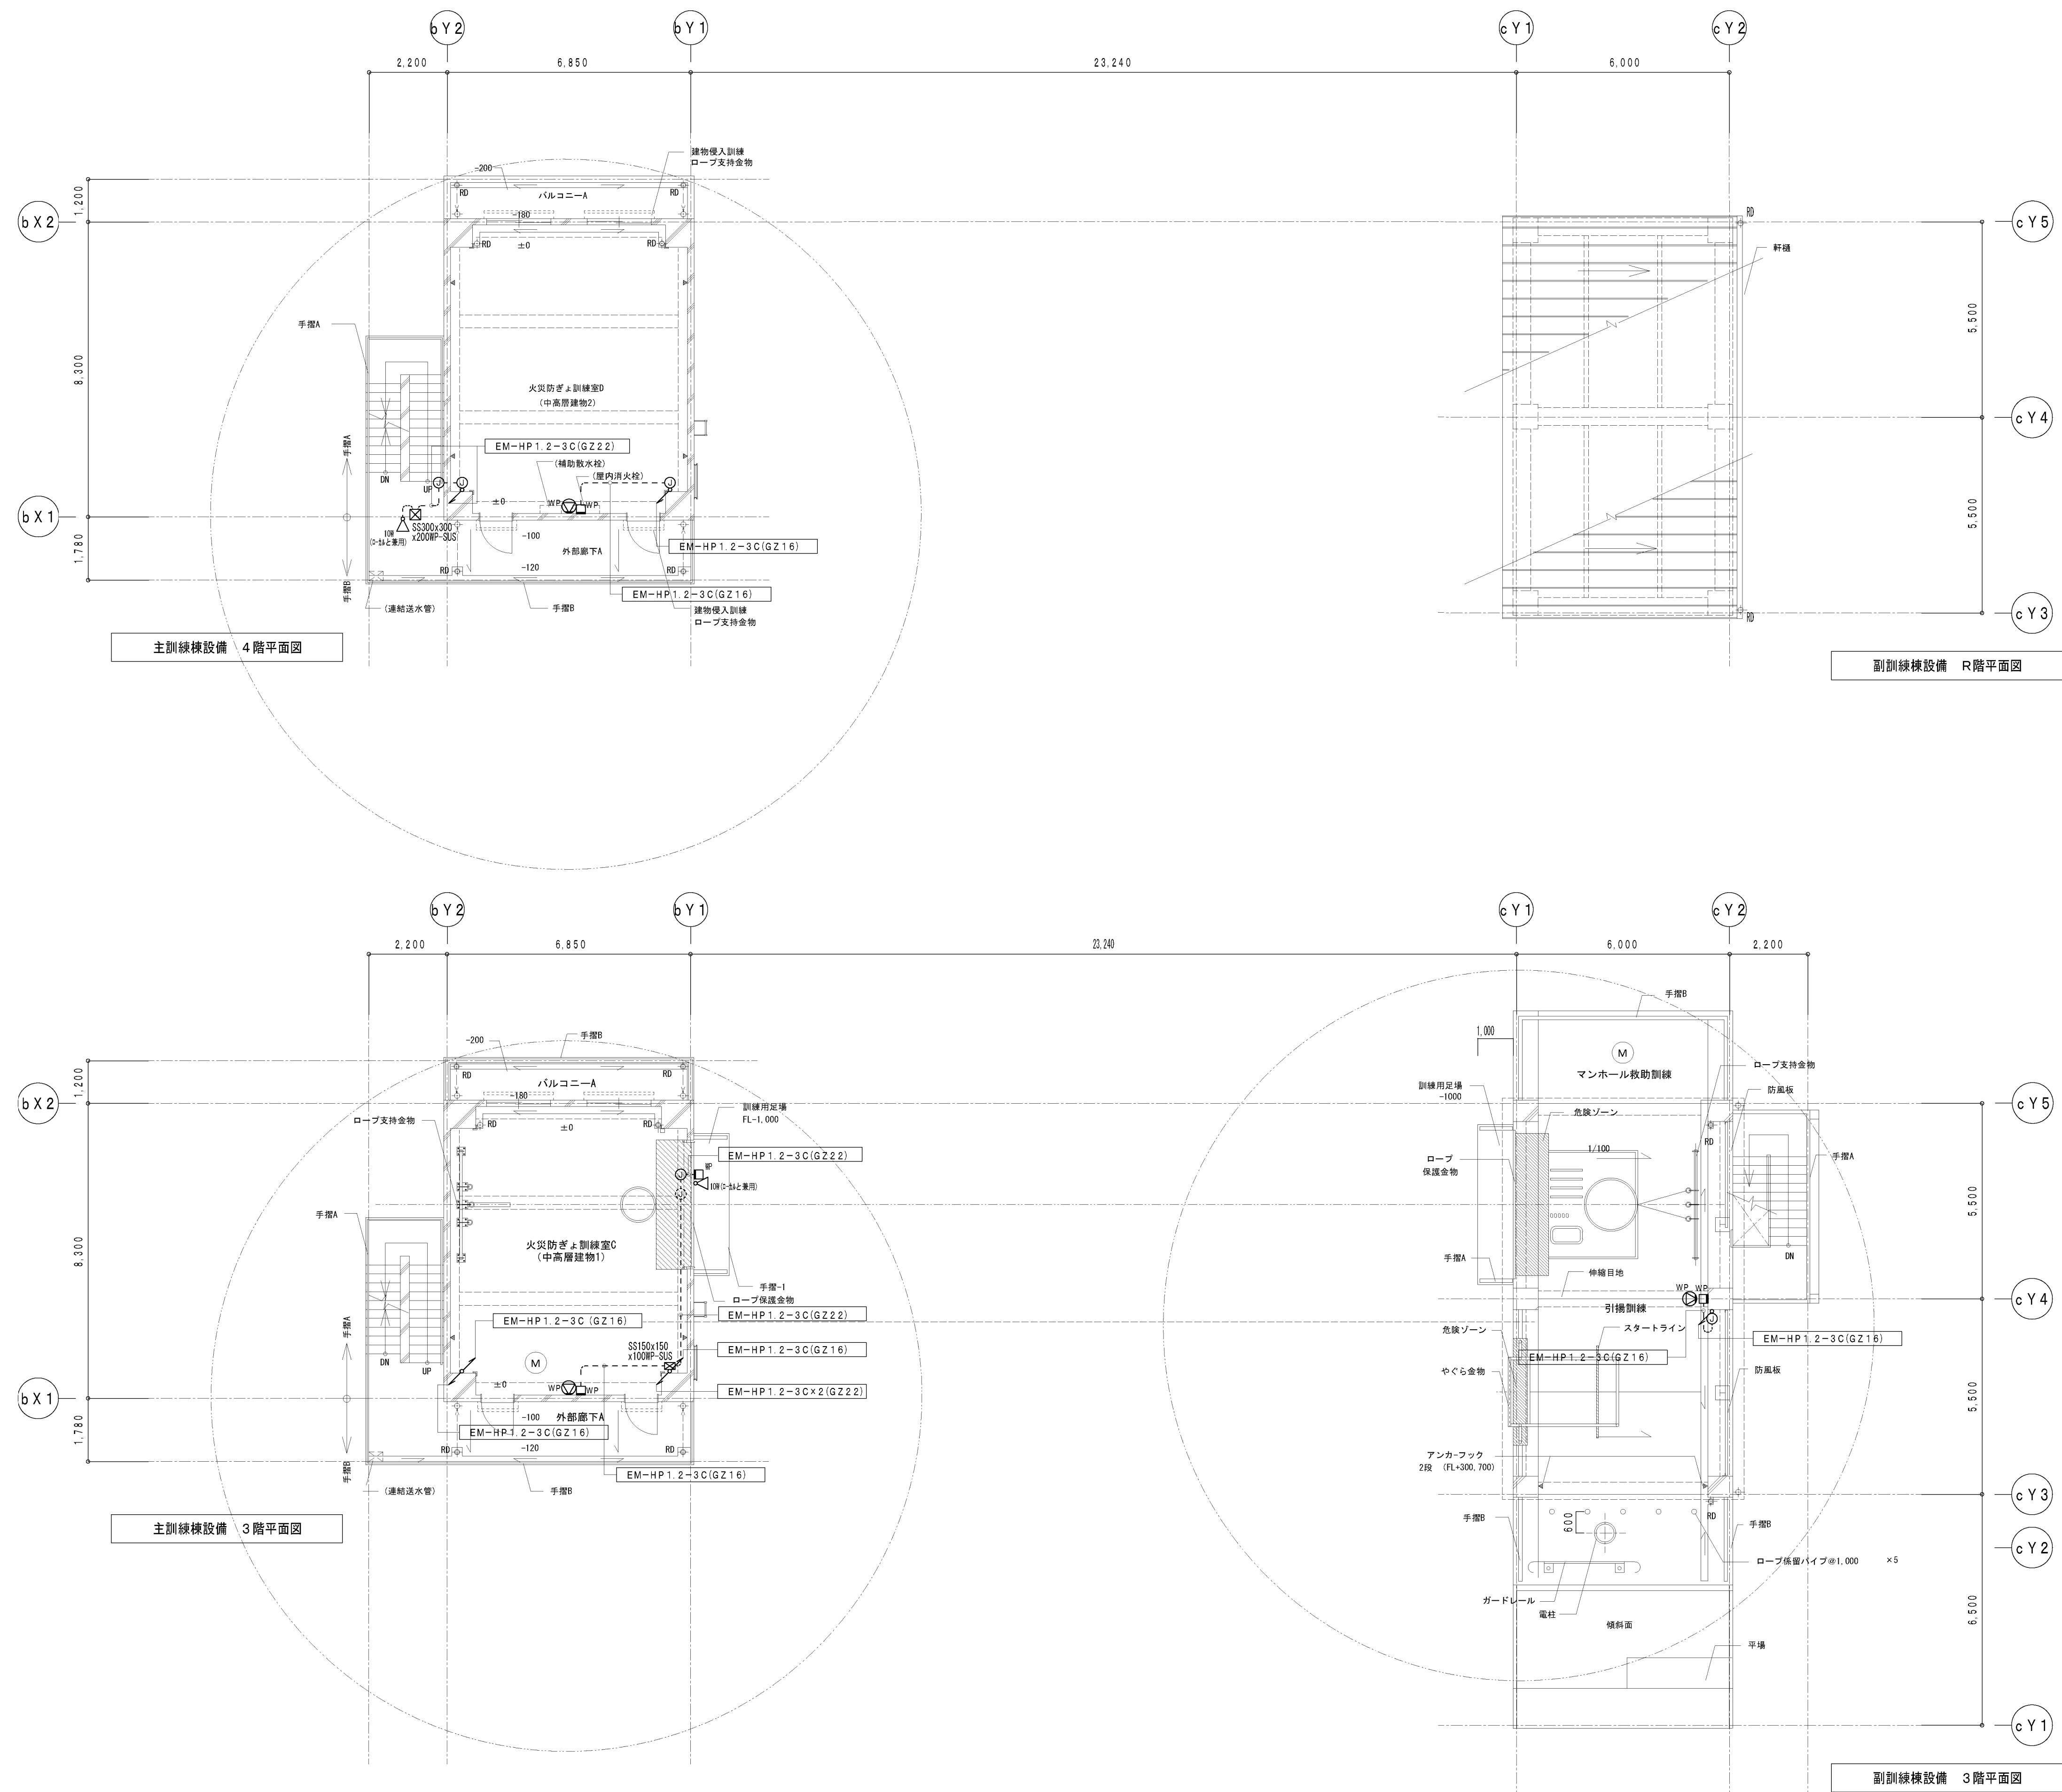

竣工図

		工事名称		大崎広域消防本部・古川消防署建設工事（電気設備工事）		図名		E-105
		図番		訓練棟3・4階 拡声設備平面図		縮尺 A1 1/100 A3 1/200		
								通し番号